

MAPA DO CEŁÓW PROJEKTOWYCH SKALA 1:500

| | |
|--|--|
| Oznaczenie kancelaryjne zgłoszenia pracy geodezyjnej | PODGGK.6640.343.2021 |
| Nazwa miejscowości | Miasto Jawor |
| Jednostka ewidencyjna | 020501_1 Jawor |
| Obręb ewidencyjny | 020501_1.0005 |
| Nr działki | Przedmieście 143 i inne |
| Sekcja mapy | 5.147.31.08.1.3 15.147.31.08.1.4 "2000" |
| Informacje o służebnościach gruntowych mających wpływ na zagospodarowanie gruntów, lokalizowanych w granicach projektowanej inwestycji | Kronstadt 86 NIE BADANO |
| ZUDP w zakresie opracowania | - |
| Data opracowania mapy | 26.04.2021 r. |


.....
nazwa/linia/ nazwisko wykonawcy
.....
linia/ nazwisko/ dane/ uprawnień,
który opracował/ wykonał/ w sprawach

Punkty osnowy geodezyjnej podległej ochronie- art. 48 ust. 1 pkt.3 Prawo Geodezyjne i Kartograficzne.
Granice na mapie zgodne z operatem ewidencyjny gruntów.

LEGENDA:
- - - - - zakres opracowania
- - - - - linie rozgraniczające przeznaczenie terenu wg MPZP

| | | | |
|--|-------------------------------|------------------|------------------|
| Nr. rezerwy | Opis rezerwy | Data | Autor |
| OPRACOWANIE: Riktning ER renewable for energy ul. Liliowa 16 65-200 Luban tel. 71 73 11 11 NP 655 179 34 15 | | | |
| INWESTOR: CIEPŁO-JAWOR Sp. z o.o. ul. Stanisława Moniuszki 2A 59-400 Jawor | | | |
| Prace budowlane i inżynierskie wykonawcy na potrzeby realizacji jednostki kogeneracyjnej w CIEPŁOWNI JAWOR Sp. z o.o. | | | |
| DATA | | 10.05.2023 | |
| LOKALIZACJA | | | |
| ul. Stanisława Moniuszki 2A 59-400 Jawor | | | |
| STADIUM PROJEKT BUDOWLANY | | | |
| BRANŻA ARCHITEKTURA | | IA | |
| PROJEKTOWAL | ME I NAZWISKO | NR SPRAWOZD | NR SPRAWOZD |
| mgr inż. arch. Katarzyna Szymoch-Przełomka | | 40/MPZP/2020 | 40/MPZP/2020 |
| SPRAWOZDZ | mgr inż. arch. Paweł Kosiński | 210/06/PW | |
| OPRACOWAL | mgr inż. arch. Marcin Janku | | |
| BRANŻA SANITARNIA | | IS | |
| PROJEKTOWAL | ME I NAZWISKO | NR SPRAWOZD | NR SPRAWOZD |
| mgr inż. Jacek Hala | | WP/0143/PW/05/16 | WP/0143/PW/05/16 |
| SPRAWOZDZ | mgr inż. Bogdan Duda | WP/0148/PW/05/19 | WP/0148/PW/05/19 |
| OPRACOWAL | mgr inż. Alina Wierzyńska | | |
| BRANŻA ELEKTRYCZNA | | IE | |
| PROJEKTOWAL | ME I NAZWISKO | NR SPRAWOZD | NR SPRAWOZD |
| mgr inż. Andrzej Świercz - Miodziński | | WP/0159/PW/05/06 | WP/0159/PW/05/06 |
| SPRAWOZDZ | mgr inż. Adam Rajkowski | WP/0158/PW/05/09 | WP/0158/PW/05/09 |
| OPRACOWAL | mgr inż. Robert Wierzyński | | |
| TREŚĆ RYSUNKU | | PZT | |
| NR RYSUNKU: | | PB-15-PZT | |
| | | 420.06.30 | |

| | |
|--|---|
| Poswiadczam, że niniejszy dokument został opracowany w wyniku prac geodezyjnych, których rezultaty zawiera operat techniczny powyższym zweryfikowany. Jednocześnie informuję, że jestem świadomy odpowiedzialności karnej za złożenie fałszywego oświadczenia. | STAROSTA JAWORSKI |
| Organ służby geodezyjnej, który otrzymał zgłoszenie | PODGGK 6640.343.2021 |
| Identyfikator zgłoszenia pracy geodezyjnej | ZUG inż. Eugeniusz Wieliczko |
| Wykonawca pracy geodezyjnej | Protokół weryfikacji Nr PODGGK 6640.343.2021, _____ z dnia..... |
| Nr oraz data sporządzenia dokumentu zawierającego wynik powyższej weryfikacji | Eugeniusz Wieliczko Nr upr. 782 |
| Linie i nazwisko oraz nr uprawnień zawodowych kierownika pracy | |

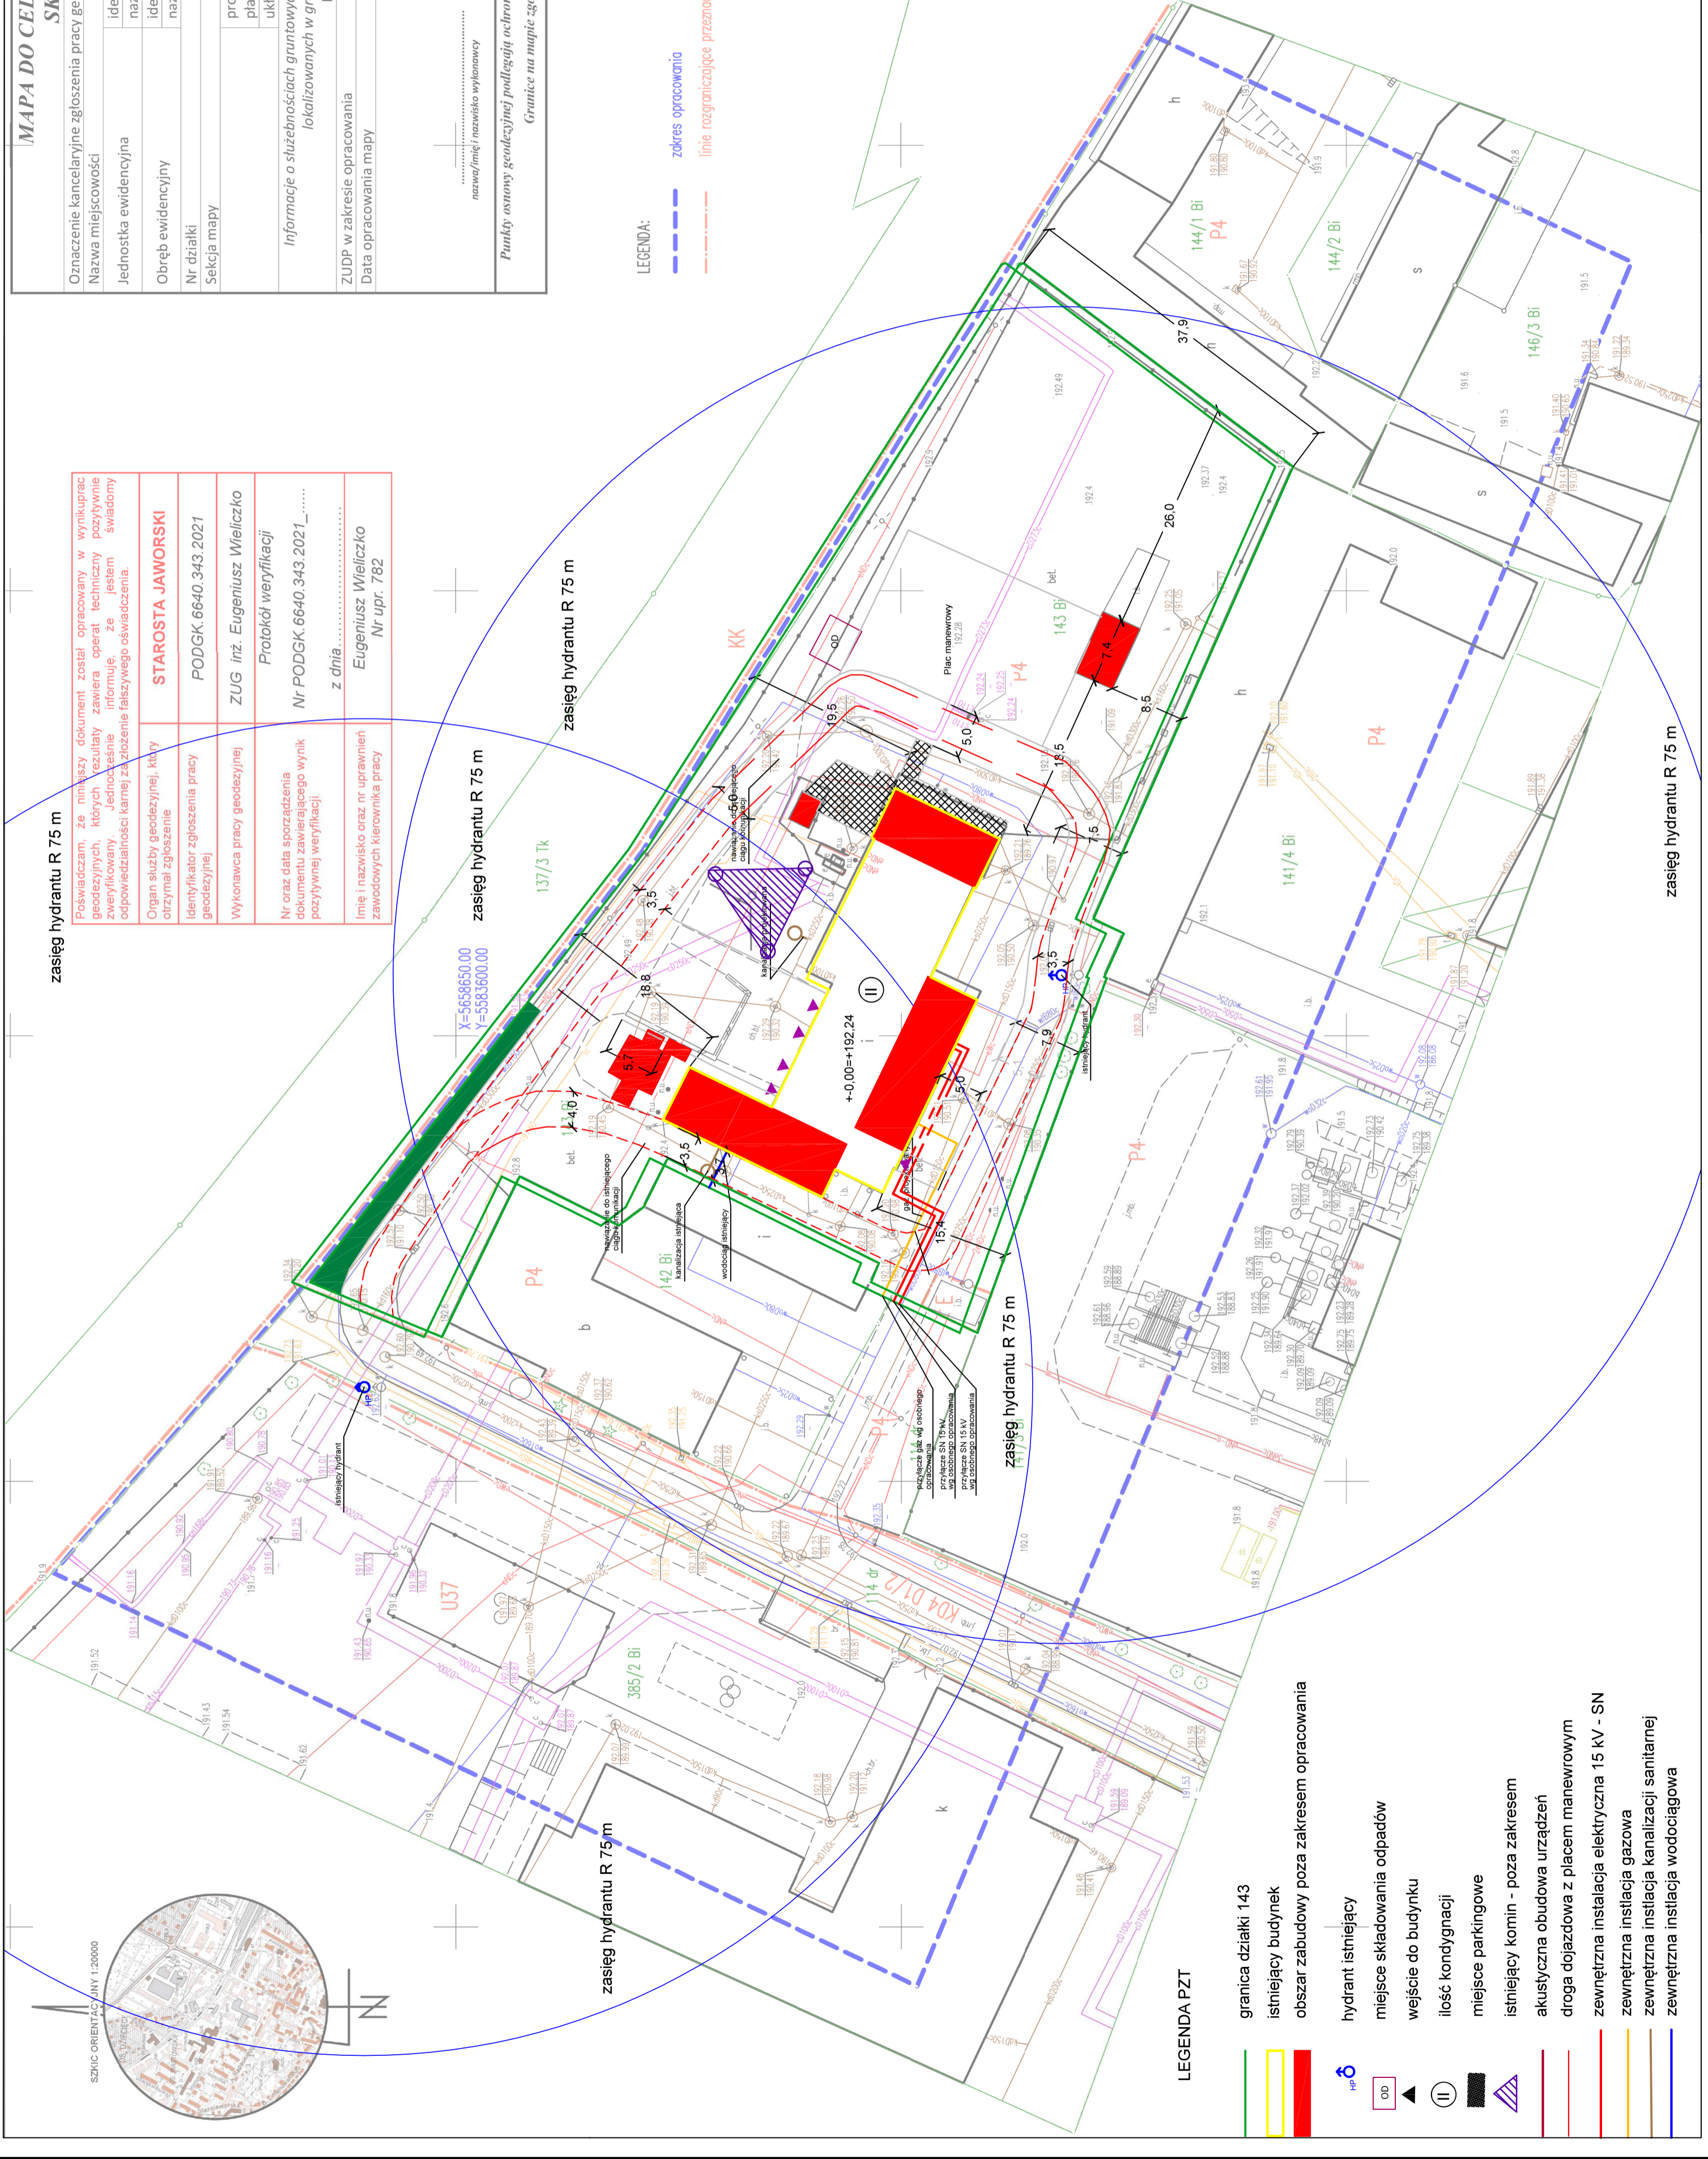

LEGENDA PZT

- granica działki 143
- istniejący budynek
- obszar zabudowy poza zakresem opracowania
- δ hydrant istniejący
- OD miejsce składowania odpadów
- ▲ wejście do budynku
- II ilość kondygnacji
- miejsce parkingowe
- istniejący komin - poza zakresem
- akustyczna obudowa urządzeń
- droga dojazdowa z placem manewrowym
- zewnętrzna instalacja elektryczna 15 kV - SN
- zewnętrzna instalacja gazowa
- zewnętrzna instalacja kanalizacji sanitarnej
- zewnętrzna instalacja wodociągowa